
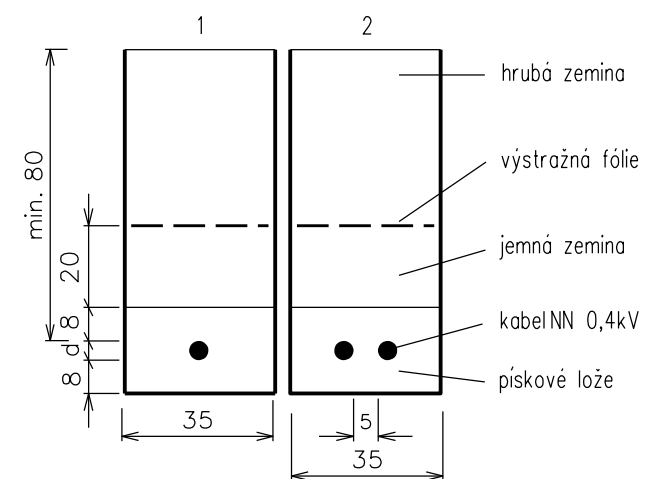
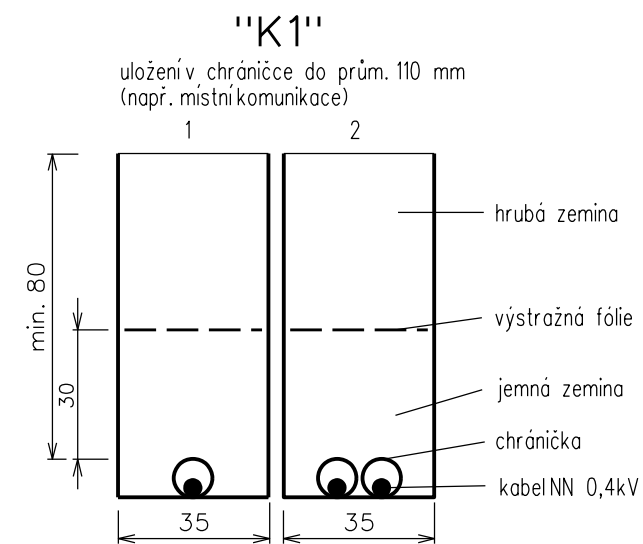


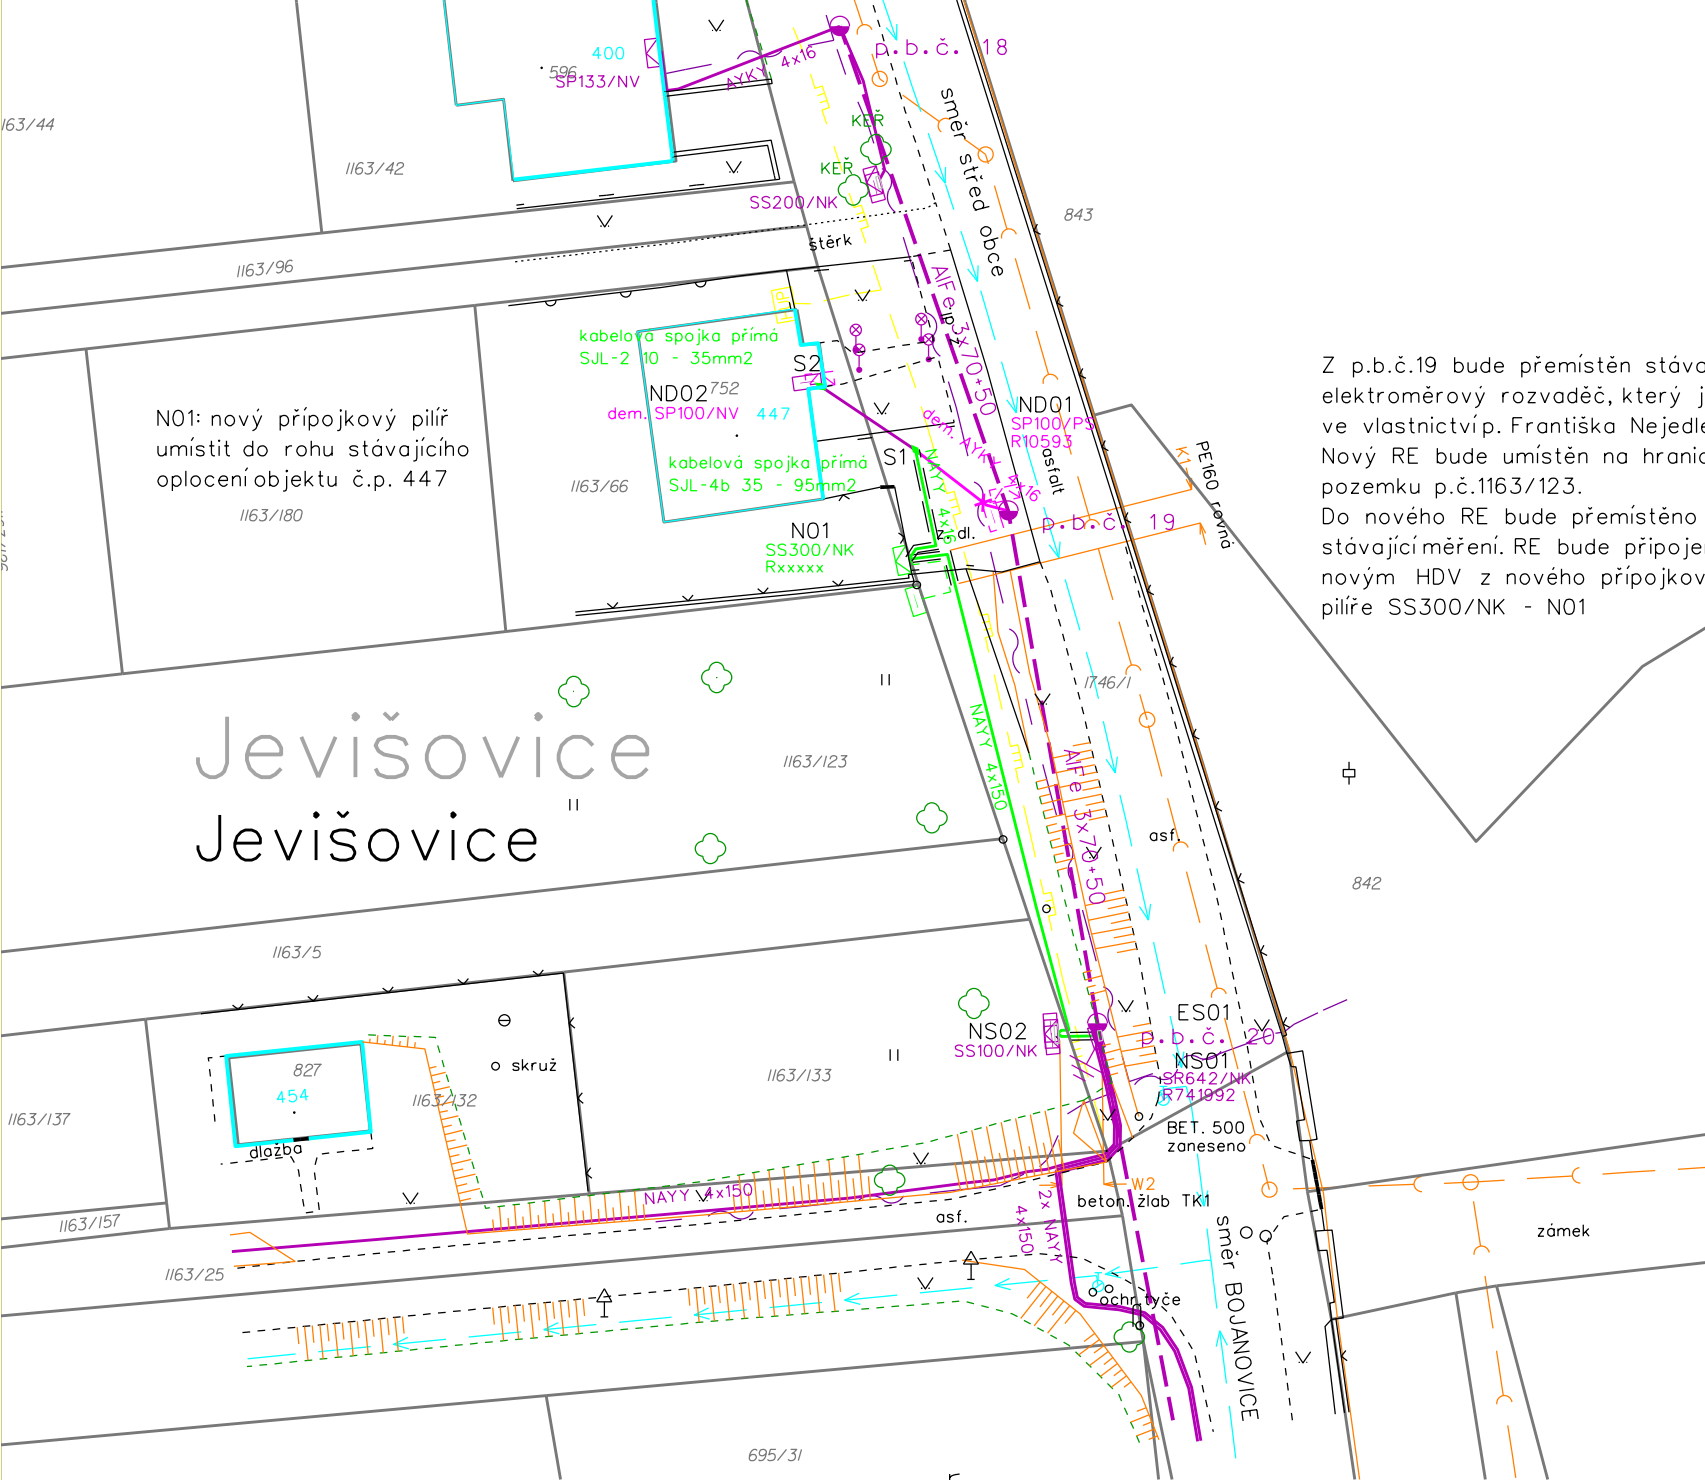

	nové kabelové vedení NN
	stávající kabelové vedení NN
	stávající vzdušné vedení NN
	demonit. kabelové vedení NN
	kabelová chránička

		vodovod - VAS a.s.
		kanalizace - VAS a.s.
		plynovod - Innogy
		sdělovací vedení - CETIN a.s.

-  elektromechanický rozvaděč
-  přípojková skříň
-  betonový stožár jednoduchý
-  rozpočtovací skříň
-  stávkující uzemnění

 *přípojková skříň*
 *elektroměrový rozvaděč*

 přípojková skříň
SS300/NK - NOI

 kabelová spojka


Stavba: Police - Meidl:Přípojka VN, TS, kabel NN
1040012916

.....

.....

Datum:

uložení ve žlabu TK1

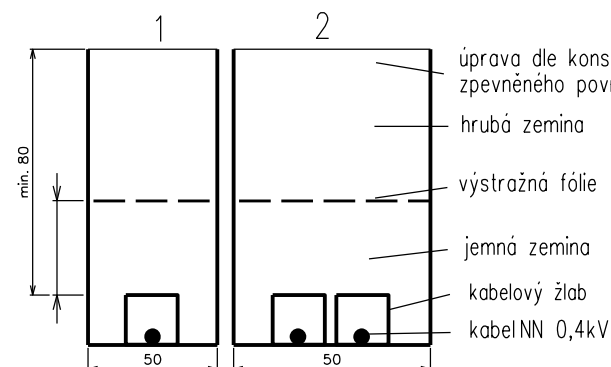

Proudová soustava NN : 3PEN 50Hz, 230/400 V
Proudová soustava VN : 3x 50Hz, 22 kV
Ochrana před nebez. dotykem NN : automatickým odp. od zdroje TN-C
Ochrana před nebez. dotykem VN : zemněním IT
Námrazová oblast: I1

Před zahájením stavby nechat vytýčit stávající inženýrské sítě

U nekótovaných tras kab. vedení je použit řez "V0".
 Nové zařízení NN značeno zelenou a černou barvou.
 Demontované zařízení NN značeno růžovou barvou.
 Stávající zařízení NN značeno fialovou barvou.

Nakreslil:	David Solář	Zodp. projektant:	Ing. Miloslav Antoňů	 seto , spol. s r.o. Hradecká 17/IV 380 01 Dačice tel/fax: 384 420 229
Misto stavby :	Jevišovice	Kraj :	Jihomoravský	
Investor:	E.ON Distribuce, a.s.			
Název stavby:	Jevišovice, přípojka kNN Stručovský Mir.			
Druh přílohy:	Situace projektovaného vedení, stávajících sítí, řezy výkopem			Číslo stavby: 1030047884 Formát výkresu: A3 Stupeň PD: Dokumentace PS Datum: 2/2019 Měřítko: 1:500 Číslo výkresu: D01