


REKONSTRUKCE VODOVODU MĚSTA JEVIŠOVICE

I. ETAPA

SITUACE ŠIRŠÍCH VZTAHŮ M 1:100 000

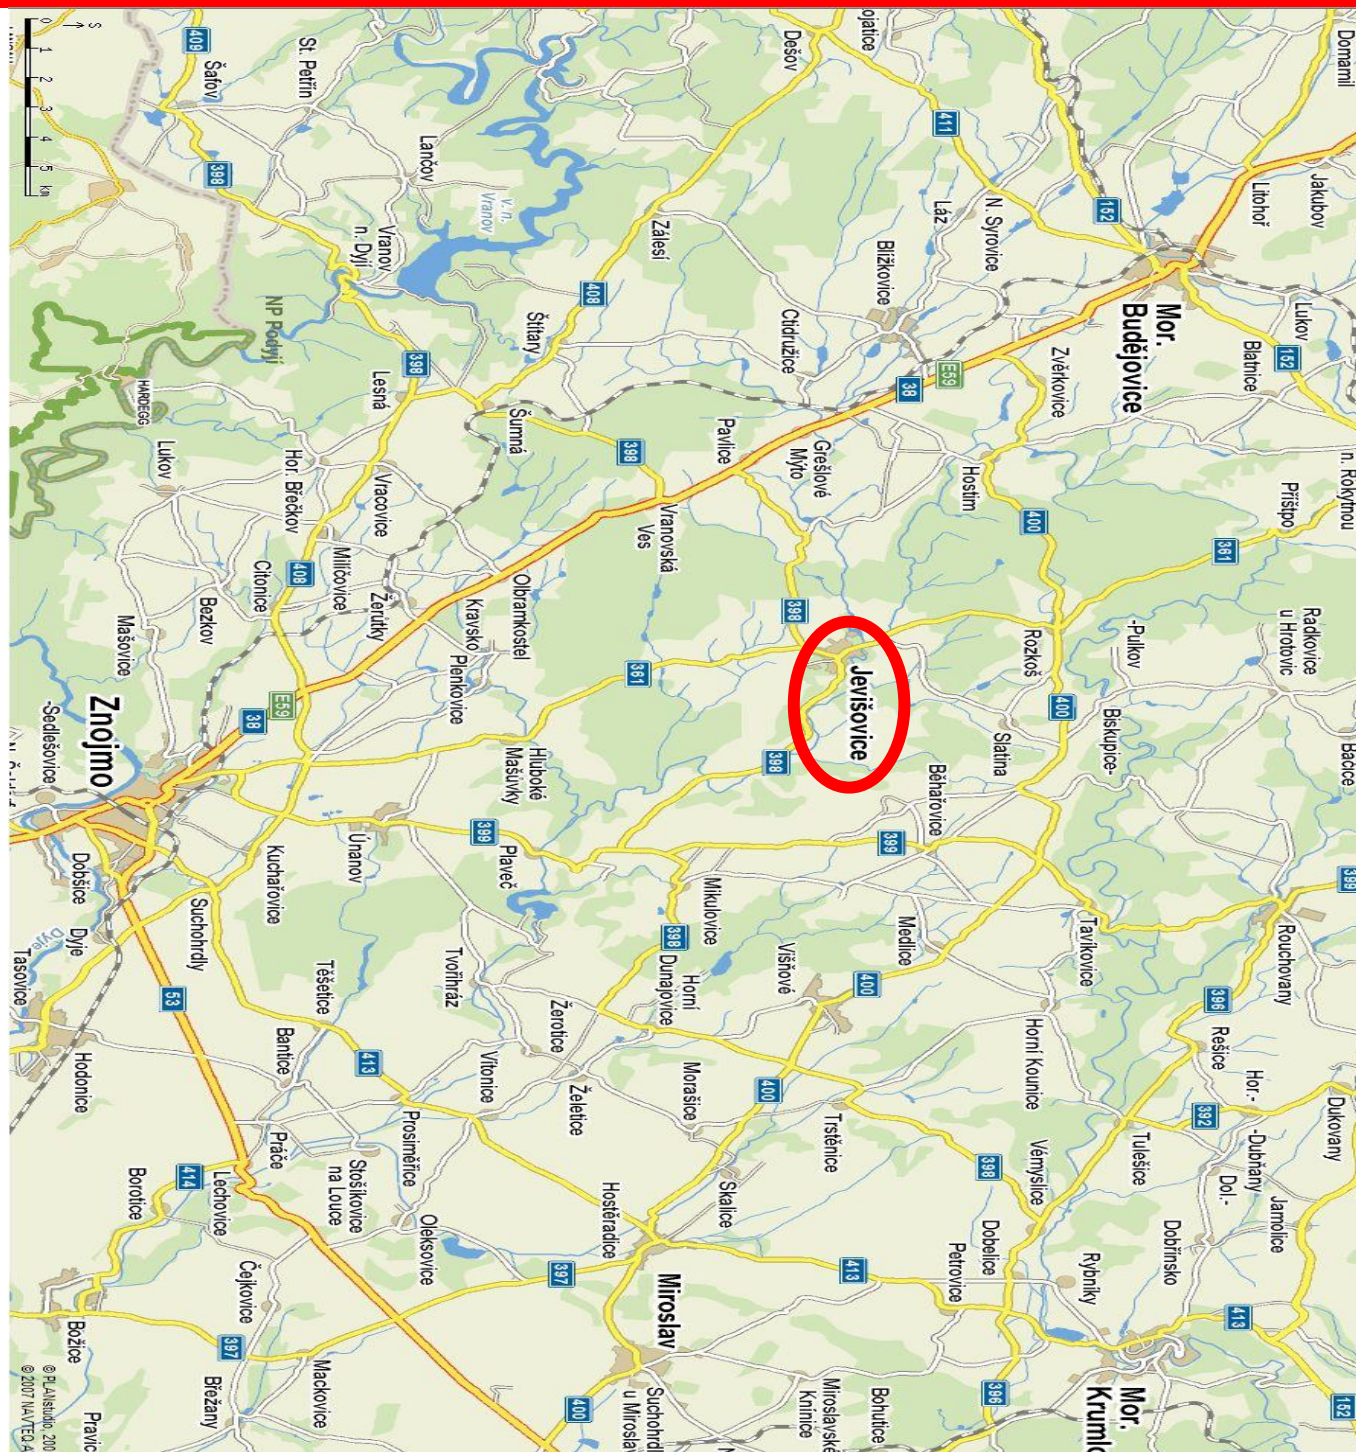

Kreslil:	Vypracoval:	Kontroloval:	Zodp. projektant:	VODÁRENSKÁ AKCIOVÁ SPOLEČNOST, a.s. Soběšická 156, 638 01 BRNO	
Ing. Jaromír Šíkola	Ing. Jaromír Šíkola	Ing. Jiří Žižka	Ing. Ivana Faltýnková		
Okres: Znojmo	k.ú.: Jevišovice				
Investor:	ZSO VAK ZNOJEMSKO			Formát:	A4
Akce:	REKONSTRUKCE VODOVODU MĚSTA JEVIŠOVICE I. ETAPA			Stupeň:	DSP 03/2016
				Datum:	
				Č. zak.:	16022
				Arch. č.:	
Příloha:	SITUACE ŠIRŠÍCH VZTAHŮ			Měřítko: 1:100 000	Číslo přílohy: C.1