



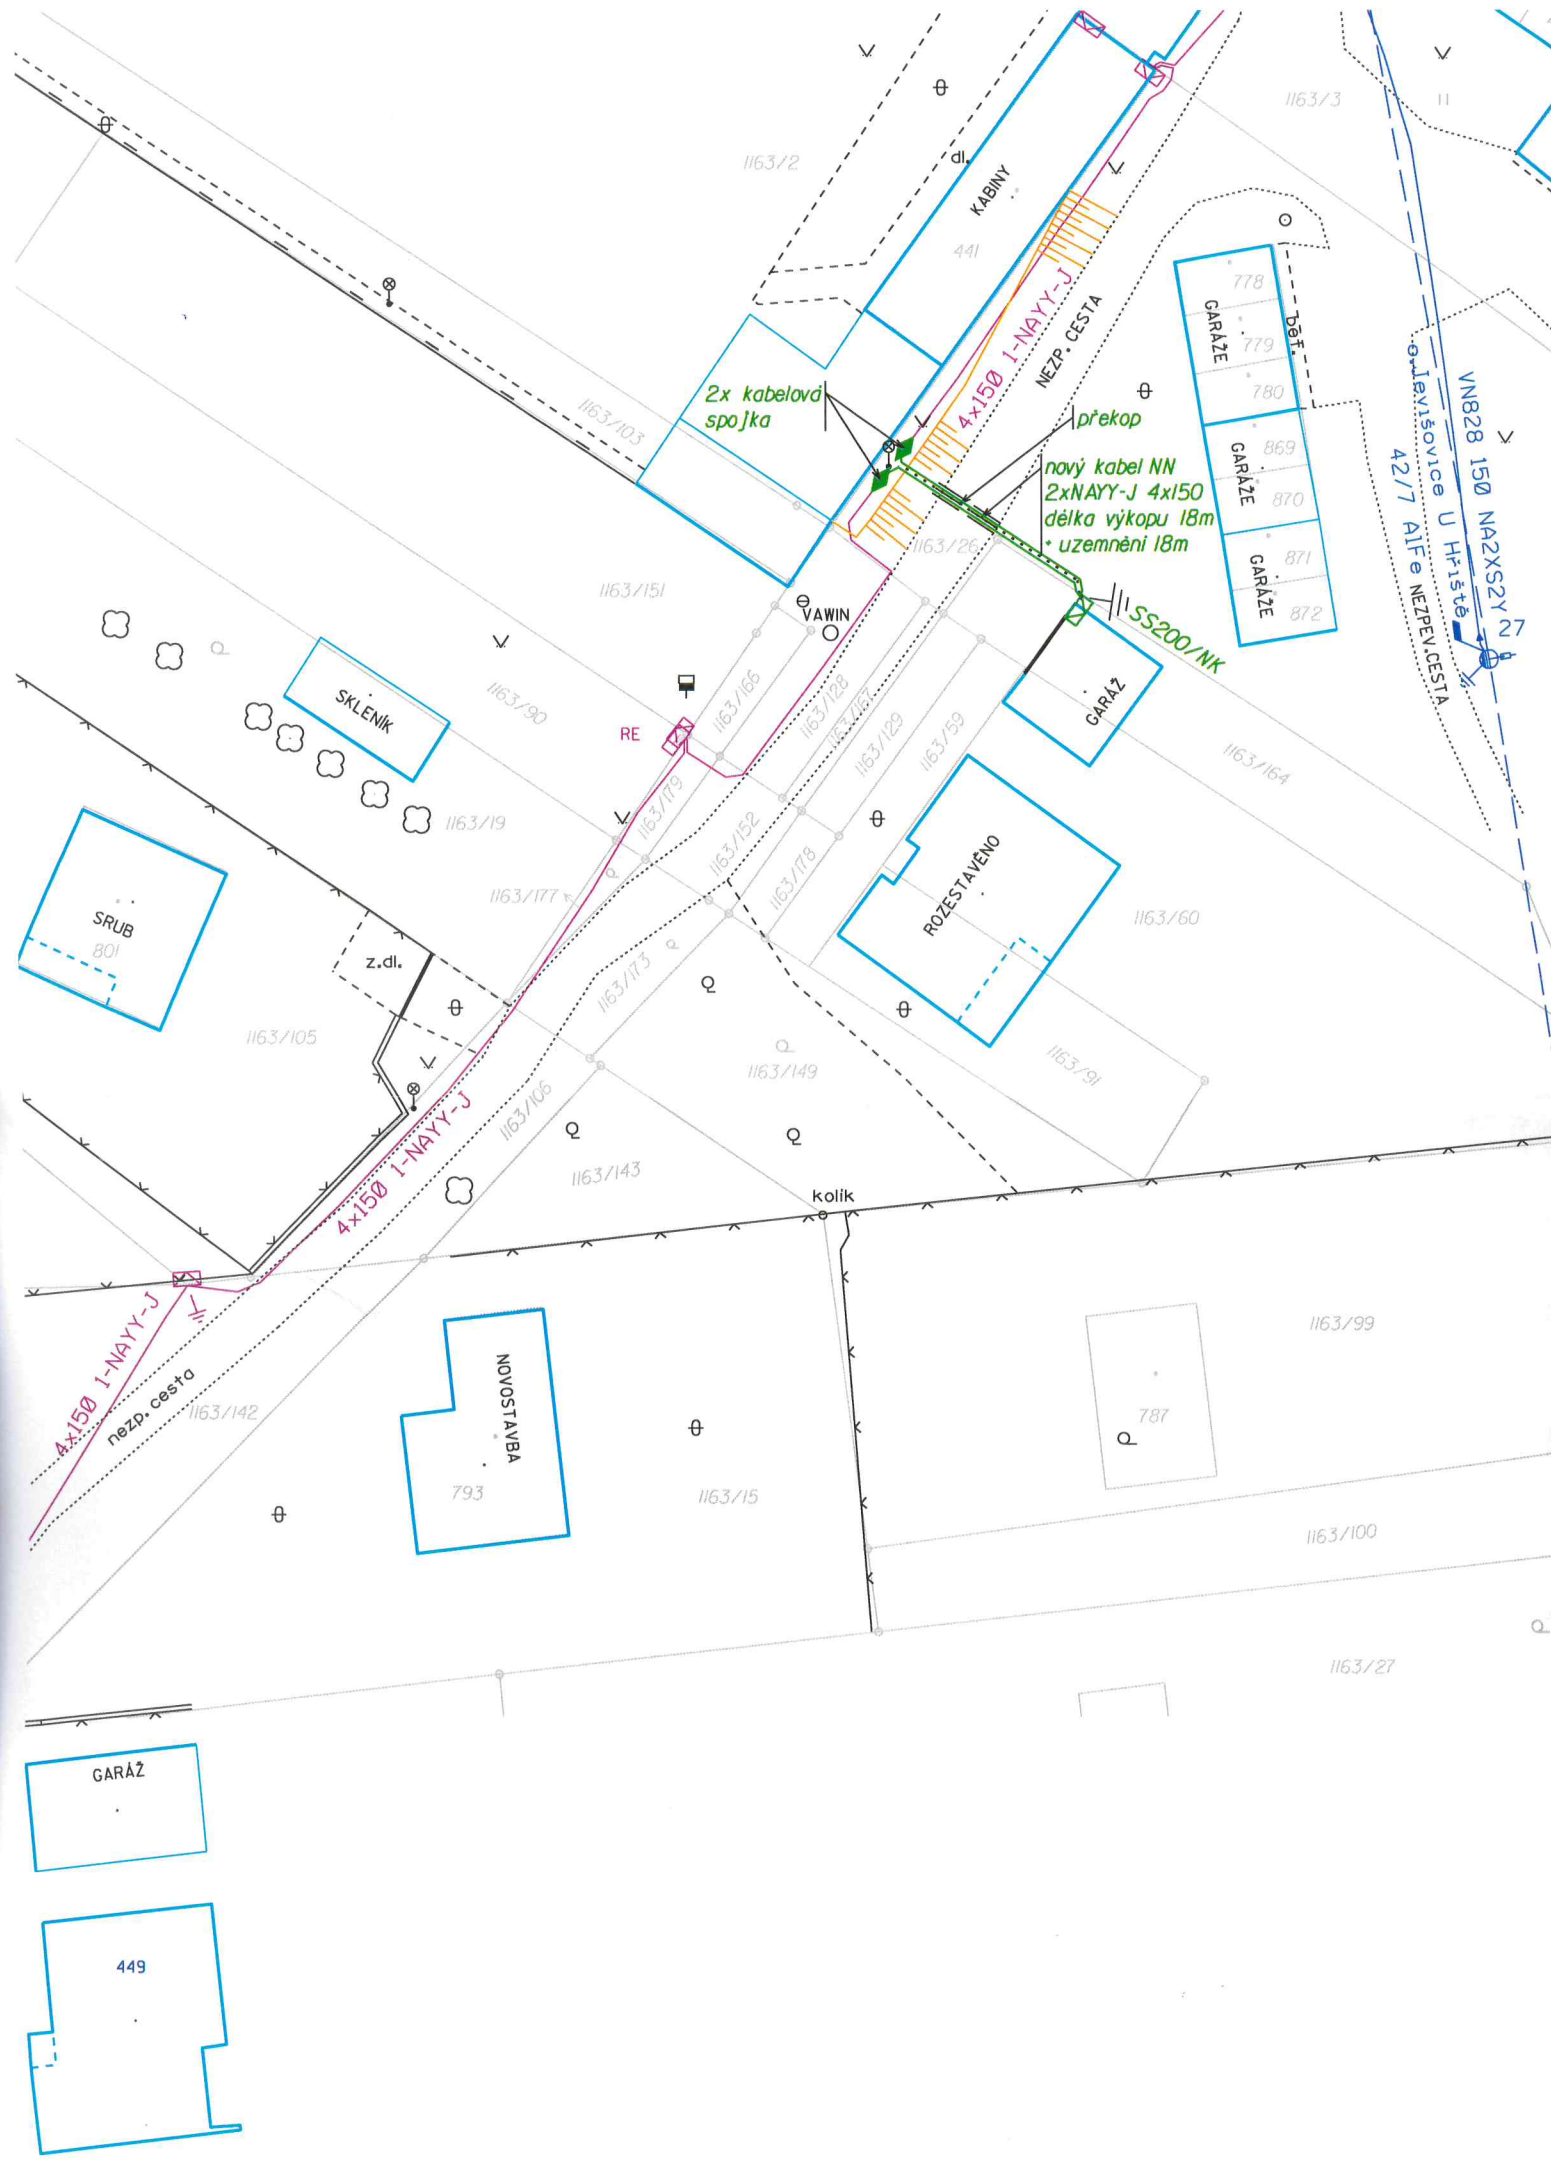

Jevišovice, přípojka kNN Schalk Pavel

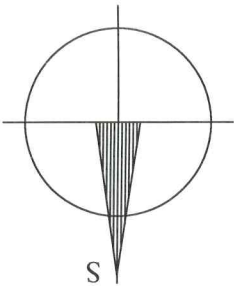

Základní údaje:
Prostory z hlediska úrazu el. proudem : nebezpečné
Střídavá síť NN: 3-PEN, stříd., 50Hz, 400/230V/TN-C
Návrhová oblast: 1-1 do 1 kg/m
Větrná oblast: III do 27,5 m/s
Ochranné pásmo kabelů NN: 1m

Ochrana před nebezpečným dotykem živých částí rozvodných el. zařízení do 1000V nad 1000V:
polohou, dle PNE 33 0000-1, čl. 3.2.2.1
izolací, dle PNE 33 0000-1, čl. 3.2.2.4

Ochrana před nebezpečným dotykem neživých částí v prostorách nebezpečných:
na straně NN - automatickým odpojením od zdroje, dle PNE 33 0000-1, čl. 3.3.2.5
- izolací, dle PNE 33 0000-1, čl. 3.3.2.1

Vnější vlivy působící na rozvodná zařízení distribuční a přenosové soustavy:
stanovuje PNE 330000-2, tabulka č. 5 a č. 6

Všechny podzemní sítě jsou zakresleny orientačně. Před zahájením zemních prací je nutno zabezpečit vytyčením.



ZMES, s.r.o. Sadová 829/1, 674 01 Třebíč
Projektování elektrických zařízení, Sadová 829/1, 674 01 Třebíč, tel.: 568839011

Obsah výkresu: Situace stavby				Měřítko: 1:500	Čís. výkresu: 01
Název stavby: Jevišovice, přípojka kNN Schalk Pavel				Název suboru: Jevišovice, přípojka kNN Schalk Pavel, Projekt.dgn	
Místo stavby: Jevišovice				Číslo stavby: 1030052146	Důstředizace
Stavbu: Jevišovice				Stupeň: 1030052146	
Místo stavby: Jevišovice				Datum: 9/2019	
Výpracoval: Bohuslav Pohořilský				Formát: 2x A4	
Zodp. projektant: Ing. Petr Levák					