 
 



Legenda:

-  nová přípojková skříň
-  nový kabel NN
-  nová chodníčka
-  stávající betonový sloup NN
-  stávající přípojková skříň
-  stávající nadzemní vedení NN
-  stávající závěsný kabel NN
-  stávající zemní kabel NN/VN
-  sdělovací zemní vedení CETIN
-  sdělovací venkovní vedení CETIN
-  STL plynovod Grid Services
-  vodovod VAS Znojmo
-  kanalizace splašková VAS Znojmo

Jevišovice, přípojka kNN Ing.Svoboda L.

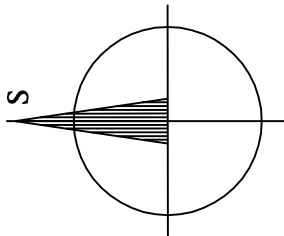

Základní údaje:

Prostory z hlediska úrazu el.proudem : nebezpečné

Střídavá síť NN: 3-PEN, stříd., 50Hz, 400/230V/TN-C

Námrazová oblast: I-II do 1 kg/m

Větrová oblast: III do 27,5 m/s

Ochranné pásmo kabelů NN: 1 m

Ochrana před nebezpečným dotykem žlivých částí rozvodných el.zařízeních do 1000V I nad 1000V:

polohou, dle PNE 33 0000-1, čl. 3.2.2.1

izolací, dle PNE 33 0000-1, čl. 3.2.2.4

Ochrana před nebezpečným dotykem nežlivých částí v prostorách nebezpečných:

na straně NN - automatickým odpojením od zdroje, dle PNE 33 0000-1, čl. 3.3.2.5

- izolací, dle PNE 33 0000-1, čl. 3.3.2.1

Vnější vlivy působící na rozvodná zařízení dle distribuční a přenosové soustavy:

stanovuje PNE 330000-2, tabulka č.5 a č.6

Všechny podzemní sítě jsou zakresleny orientačně. Před zahájením zemních prací je nutno


zabezpečit vytyčení.



ZMES, s.r.o. Sadová 829/1, 674 01 Třebíč

Projektivní elektrických zařízení, Sadová 829/1, 674 01 Třebíč, tel.: 568839011

Vypracoval:	Zdeněk Valavka	Zodp. projektant:	Ing.Petr Levák	Formát:	2x A4
Místo stavby:	Jevišovice	Kraj:	Jihomoravský	Datum:	8/2020
Stavebník:	E.ON Distribuce, a.s. F.A.Gerstnera 215/6, 370 01, České Budějovice				Číslo stavby: 103006/518
Název stavby:	Jevišovice, přípojka kNN Ing.Svoboda L.				Stupeň: DJS+realizace
					Název souboru: Jevišovice.přípojka kNN Ing.Svoboda L_Projekt.dgn
Obsah výkresu:	Situace stavby				Měřítko: 1:500
					Čís.výkresu: 01

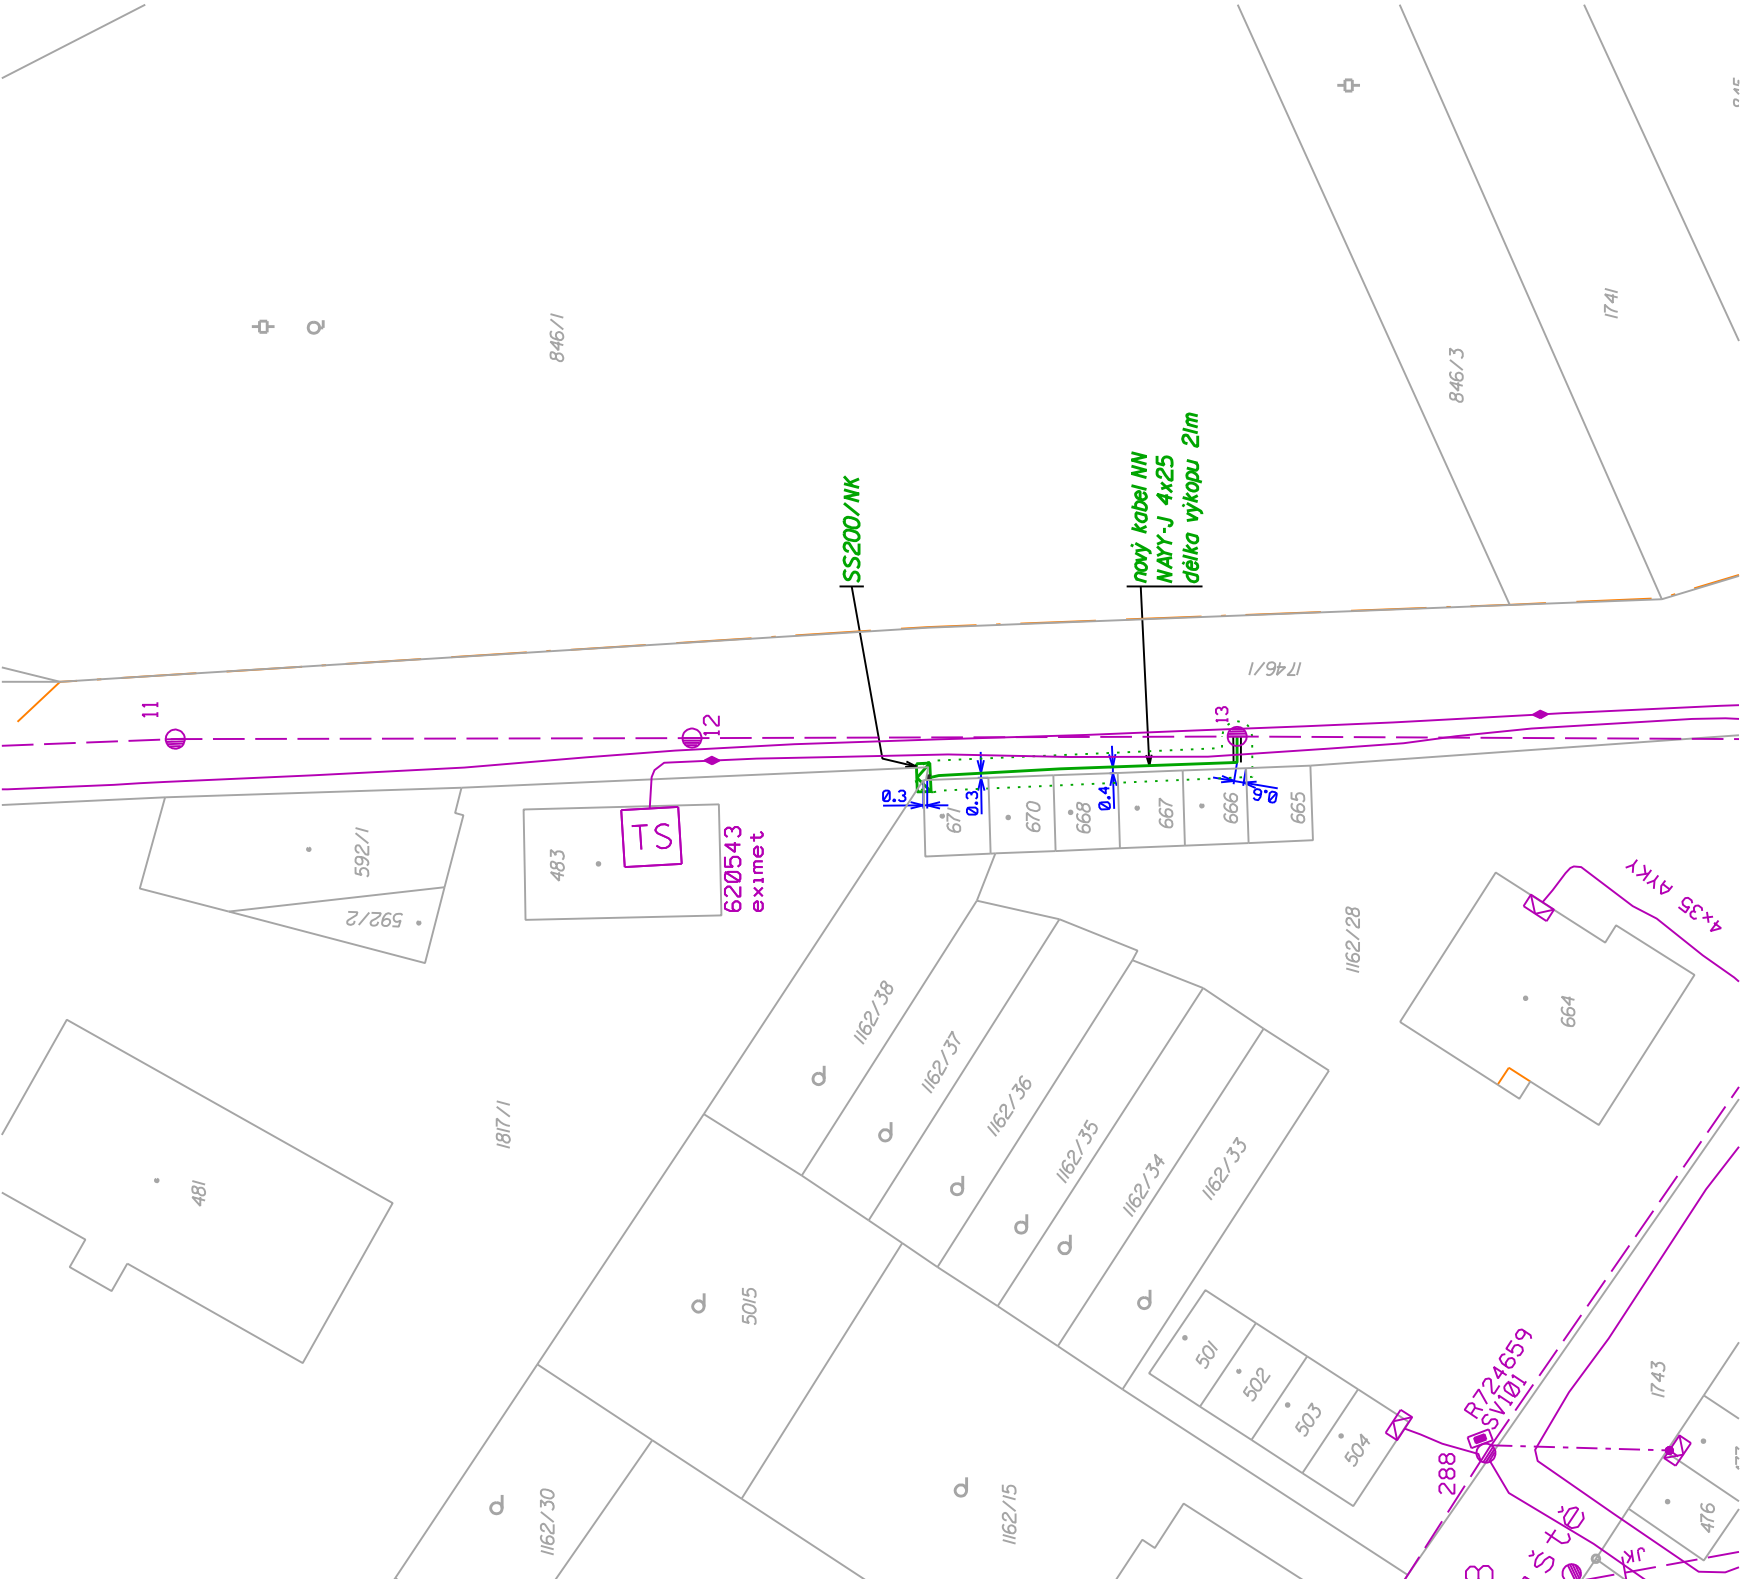

Souhlas se stavebním záměrem

Souhlasím(e) se stavebním záměrem

Název stavby: Jevišovice, přípojka kNN Ing.Svoboda L.

Číslo stavby: 103006/518

Vlastník pozemku parc.č.1746/1:

Město Jevišovice

Jevišovice 56,671 53 Jevišovice

datum: podpis:

Situace stavby v KM

KÚ: Jevišovice (okres Znojmo); 659355

Měřítko: 1:500

Legenda:

-  nová přípojková skříň
-  nový zemní kabel NN
-  ochranné pásmo kabelu NN
-  stávající přípojková skříň
-  stávající betonový sloup NN
-  stávající zemní kabel NN
-  stávající venkovní vedení NN