


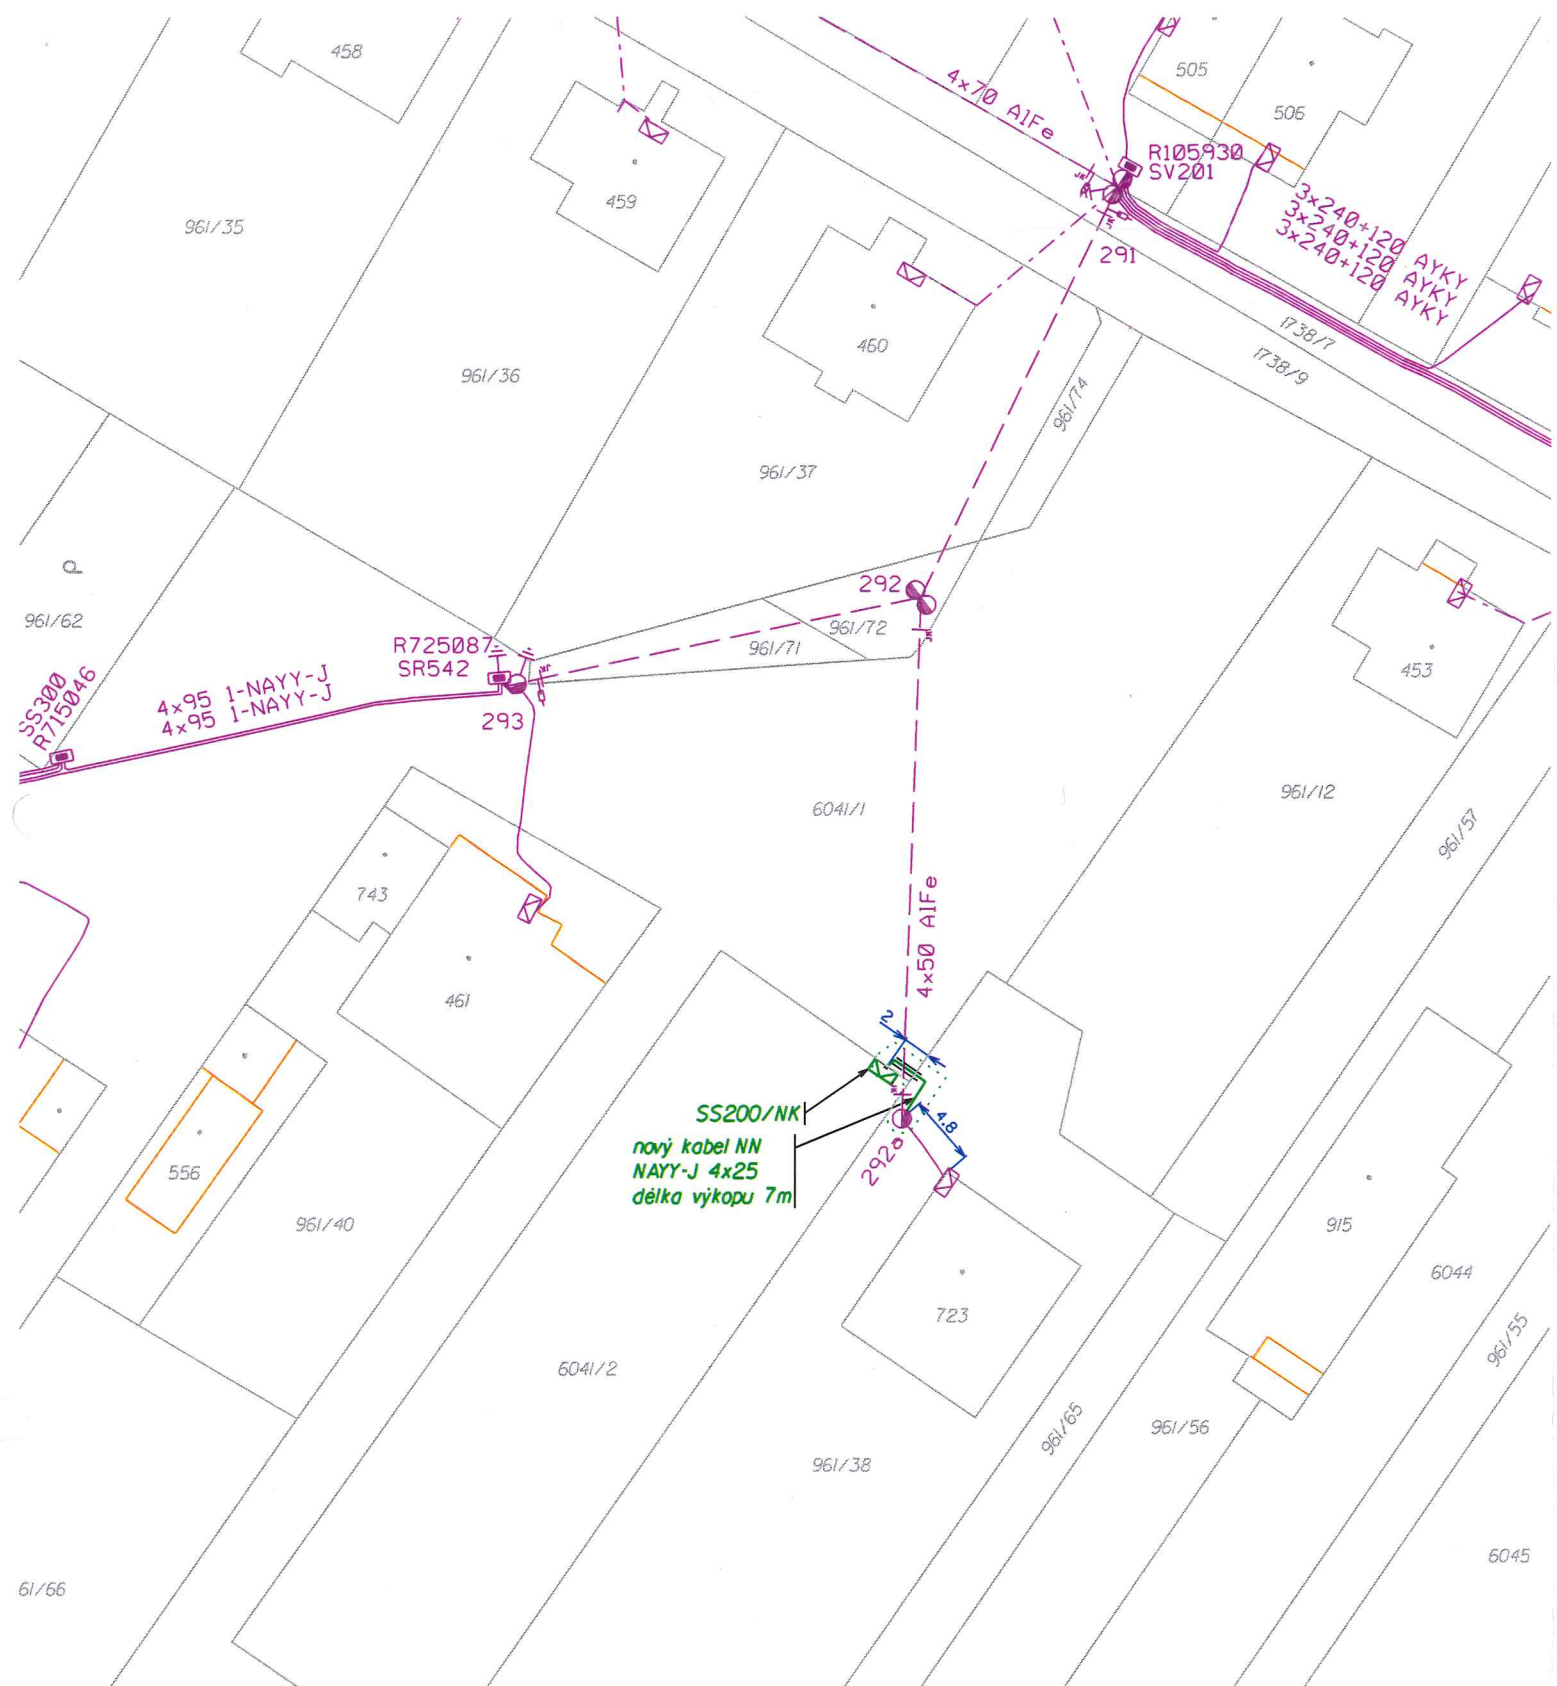


Souhlas se stavebním záměrem
Souhlasím(e) se stavebním záměrem
Název stavby: Jeřišovice, přípojka kNN Pelán Petr
Číslo stavby: 1030056099
Vlastník pozemku parc.č.6041/1:
Město Jeřišovice
Jeřišovice 56,671 53 Jeřišovice

datum: _____ podpis: _____

Situace stavby v KM
KÚ: Jeřišovice, 659355
Měřítko: 1:500
Legenda:
[Symboly] nová přípojková skříň
[Symboly] nový zemní kabel NN
[Symboly] ochranné pásmo kabelu NN
[Symboly] stávající přípojková skříň
[Symboly] stávající podpěrný bod
[Symboly] stávající zemní kabel NN
[Symboly] stávající venkovní vedení NN

Legenda:
[Symboly] nová přípojková skříň
[Symboly] nový kabel NN
[Symboly] chránička
[Symboly] stávající betonový sloup NN
[Symboly] stávající přípojková skříň
[Symboly] stávající nadzemní vedení NN
[Symboly] stávající zdvžený kabel NN
[Symboly] stávající zemní kabel NN
[Symboly] sdělovací zemní vedení CETIN
[Symboly] STL plynovod Grid Services
[Symboly] vodovod VAS Znojmo
[Symboly] kanalizace VAS Znojmo

Jeřišovice, přípojka kNN Pelán Petr

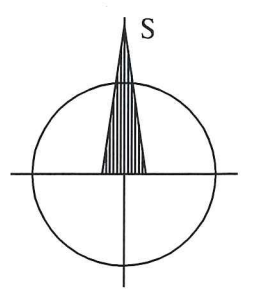

Základní údaje:
Prostory z hlediska úrazu el. proudem : nebezpečné
Střídavá síť NN: 3-PEN, stříd., 50Hz, 400/230V/TN-C
Námrazová oblast: I-I do 1 kg/m
Větrová oblast: III do 27,5 m/s
Ochranné pásmo kabelů NN: 1m
Ochrana před nebezpečným dotykem živých částí rozvodných el. zařízení do 1000V i nad 1000V:
polohou, dle PNE 33 0000-1, čl. 3.2.2.1
izolací, dle PNE 33 0000-1, čl. 3.2.2.4
Ochrana před nebezpečným dotykem neživých částí v prostorech nebezpečných:
na straně NN - automatickým odpojením od zdroje, dle PNE 33 0000-1, čl. 3.3.2.5
- izolací, dle PNE 33 0000-1, čl. 3.3.2.1
Vnější vlivy působící na rozvodná zařízení distribuční a přenosové soustavy:
stanovuje PNE 330000-2, tabulka č.5 a č.6
Všechny podzemní sítě jsou zakresleny orientačně. Před zahájením zemních prací je nutno zabezpečit vytyčení.

 ZMES, s.r.o. Sadová 829/I, 674 01 Třebíč Projektování elektrických zařízení, Sadová 829/I, 674 01 Třebíč, tel.: 568839011					
Vypracoval:	Bohuslav Pohořílský	Zodp. projektant:	Ing. Petr Levák	Formát:	2x A4
Místo stavby:	Jevišovice	Kraj:	Jihomoravský	Datum:	11/2019
Stavebník:	E.ON Distribuce, a.s. F. A. Gerstnera 2151/6, 370 01, České Budějovice			Číslo stavby:	1030056099
Název stavby: Jevišovice, přípojka kNN Pelán Petr				Stupeň:	DÚS+realizace
				Název souboru:	Jevišovice, přípojka kNN Pelán Petr_Projekt.dgn
Obsah výkresu: Situace stavby				Měřítko: 1:500	Čís. výkresu: 01